

작 품 명
PROJECT

특기사항
NOTE
1. TCG(MASTER CONTROLLER)는 HEMS시스템과 M-NET 통신선으로 연동할 수 있는 포트 제공해야 함.

//		△	
//		△	
//		△	
//		△	
//		△	
일자	수정내용	번호	수정인
DATE	DESCRIPTION	REV. NO	REV. BY APP. BY

작 성 일	2021. 04.
DATE	
축 척	A1 : 1/30
SCALE	A3 : 1/60
건 축	ARCHITECTURE
구 조	STRUCTURE
설 비	MECHANIC
전 기	ELECTRIC
제 도	DRAWN BY
심 사	CHECKED BY
승 인	APPROVED BY


도 면 명
TITLE
단위세대 난방배관 평면도

분류번호
SHEET NO.

도면번호
DRAWING NO.

4구형 온수분배기
5T 아티론 보온통
(HWS Max. 1m 까지만 설치.)
전선관 (전기공사)
20ø HWS
20ø HWR
전선관 (전기공사)

■ 온수분배기 결선도

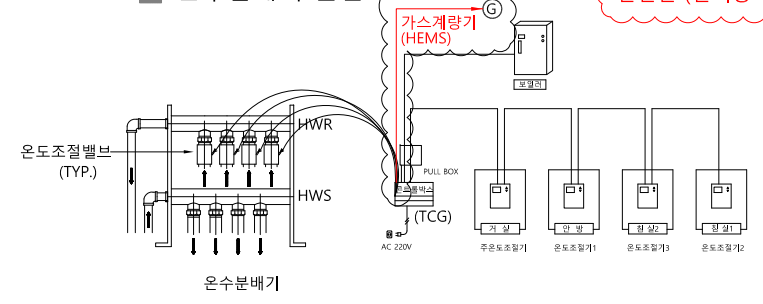

코일 SCHEDULE

번호	실 명	간격(mm)	재 질	길이(m)
1	안 방	200	15ø PB PIPE	106
2	침실-1	200	15ø PB PIPE	91
3	침실-2	200	15ø PB PIPE	88
4	거 실	230	15ø PB PIPE	110

* 보일러~온수분배기까지는 PB관임

